


PLAN DE SALLE / FLOOR PLAN

TERMINAL 1 (T1)
ÉCHELLE / SCALE : 1 : 400

PLAN ÉLECTRIQUE / ELECTRIC DIAGRAM

VERS RUE DE LA COMMUNE
TO DE LA COMMUNE STREET

ALLÉE CENTRALE / CENTRAL ALLEY

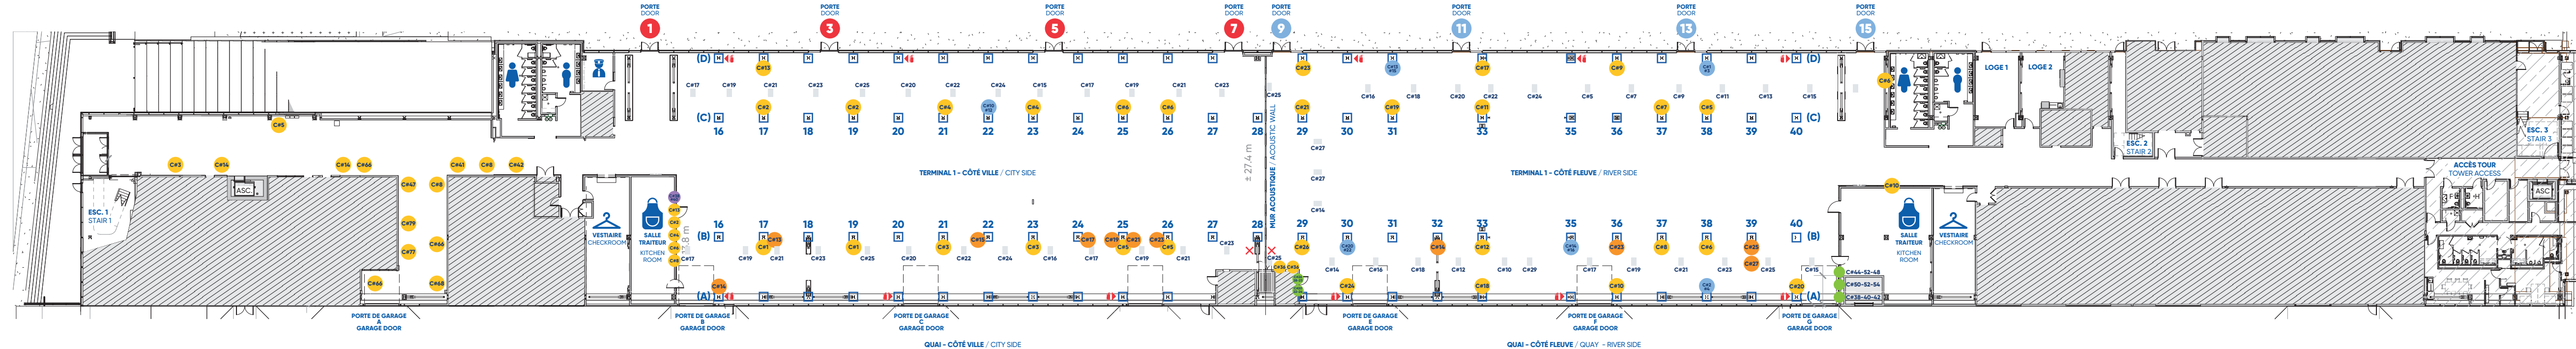

VERS FLEUVE ST-LAURENT
TO SAINT LAWRENCE RIVER

LÉGENDE / LEGEND

- 2 PRISES 15 AMP / 120 V
2 15 AMP / 120 V OUTLET
- PRISE 20 AMP / 240 V
20 AMP / 240 V OUTLET
- PRISE TWIST LOCK
30 AMP / 240 V / 208 TRIPHASE
TWIST LOCK OUTLET
30 AMP / 240 V / 208 3-PHASE
- PRISE 30 AMP / 120/208
(PANNEAU SUR DEMANDE)
30 AMP / 120/208 OUTLET
(PANEL ON REQUEST)
- PRISE 20 AMP / 240 V
20 AMP / 240 V OUTLET
- PRISE TWIST LOCK
30 AMP / 240 V / 208 TRIPHASE
TWIST LOCK OUTLET
30 AMP / 240 V / 208 3-PHASE
- PRISE 30 AMP / 120/208
(PANNEAU SUR DEMANDE)
30 AMP / 120/208 OUTLET
(PANEL ON REQUEST)
- PRISES AU PLANCHER 15 AMP / 120 V
OUTLET FLOOR BOX 15 AMP / 120 V
- CAMLOCK 200 AMP
200 AMP CAMLOCK
- EXTINCTEUR
EXTINGUISHER
- COLONNE
COLUMN